


REGIONE PIEMONTE - PROVINCIA DI VERCELLI - A.S.L. 11  
**COMUNE DI VERCELLI**  
 Recupero mediante restauro conservativo e ristrutturazioni della  
 "manica medioevale" collegante la Santa Chiara del Vittone e il  
 Convento delle Clarisse (ex IVA) dell'Ignazio Amedeo Galletti in Vercelli  
 Rielaborazione del progetto redatto nel 1988-89 con riferimento alle modificate situazioni  
 statiche e di degrado, a diverse destinazioni e in particolare all'adeguamento dello stesso  
 alla recente normativa (legge Merlini) circa i lavori pubblici. Incarico per la progettazione  
 definitiva, esecutiva, e coordinamento sicurezza del 29 ottobre 2001 (raccolta n. 158)  
 Novembre 2003



**PROGETTO ESECUTIVO - Progetto Impianto Elettrico**  
 Impianti di Illuminazione Primo Piano  
 Scala 1:50 Tavola n° **5ie**

Luca Villani Architetto Via Giovanni n° 14 - 13100 Vercelli - Tel. 0161/215556-215150 - Fax 0161/215990 - e-mail villani@unit  
 Collaboratori: Andrea Miglietta Architetto, Marco Indelicato, Omar Bedendi Interior Designer  
 Consulenti: Ing. Giancarlo Furno - Vercelli - Strutture e Consolidamenti Statici  
 Geom. Giancarlo Babando - Casale Monferrato - Impianto Termico e Igienico Sanitario  
 P.L. Marco Leporati - Casale Monferrato - Impianto Elettrico  
 Geom. Giorgio Ferrari - Vercelli - Computi e Contabilità Lavori  
 Dott. Miriam Clelia Ferrari - Vercelli - Ricerche Storiche

SIMBOLOGIA IMPIANTO ELETTRICO	
	QUADRO ELETTRICO
	CONDUTTERIA IN TUOLO PVC FLESSIBILE SOTTOTRACCIA
	CASSETTA DI DERIVAZIONE
	PUNTO LUCE A PARETE PER SPECCHIO
	PLAFONIERA PER LAMP. INCANDESCENZA max 100W IP 44
	ARMATURA PER DUE TUBI FLUOR. DA 30W IP 40 DARK LIGHT
	ARMATURA PER DUE TUBI FLUOR. DA 30W IP 40 DARK LIGHT
	ARMATURA PER DUE TUBI FLUOR. DA 30W IP 65
	ARMATURA PER DUE TUBI FLUOR. CON MOCCOLO DI EMERGENZA
	COMPLESSO DI EMERG. AUTONOMO 1x30W 1H IP 40
	CORPO ILLUM. PARETE PER ILLUMIN. DIRETTA ED INDIRETTA
	FARETTO DA INCASSO A PAVIMENTO
	PROIETTORE PER LAMP. ALD 300W CON VETRO COLORATO
	PROIETTORE A PARETE PER LAMP. ALD 300W
	FARETTO PER LAMP. DIODI 50W 12V
	INTERRUTTORE UNIPOLARE IN SCATOLA DA INCASSO
	DEVITATORE IN SCATOLA DA INCASSO
	PULSANTE LUMINOZO IN SCATOLA DA INCASSO
	PULSANTE A TRANTE
	SUONERIA 12V
	REVEGLIATORE FUGHE GAS

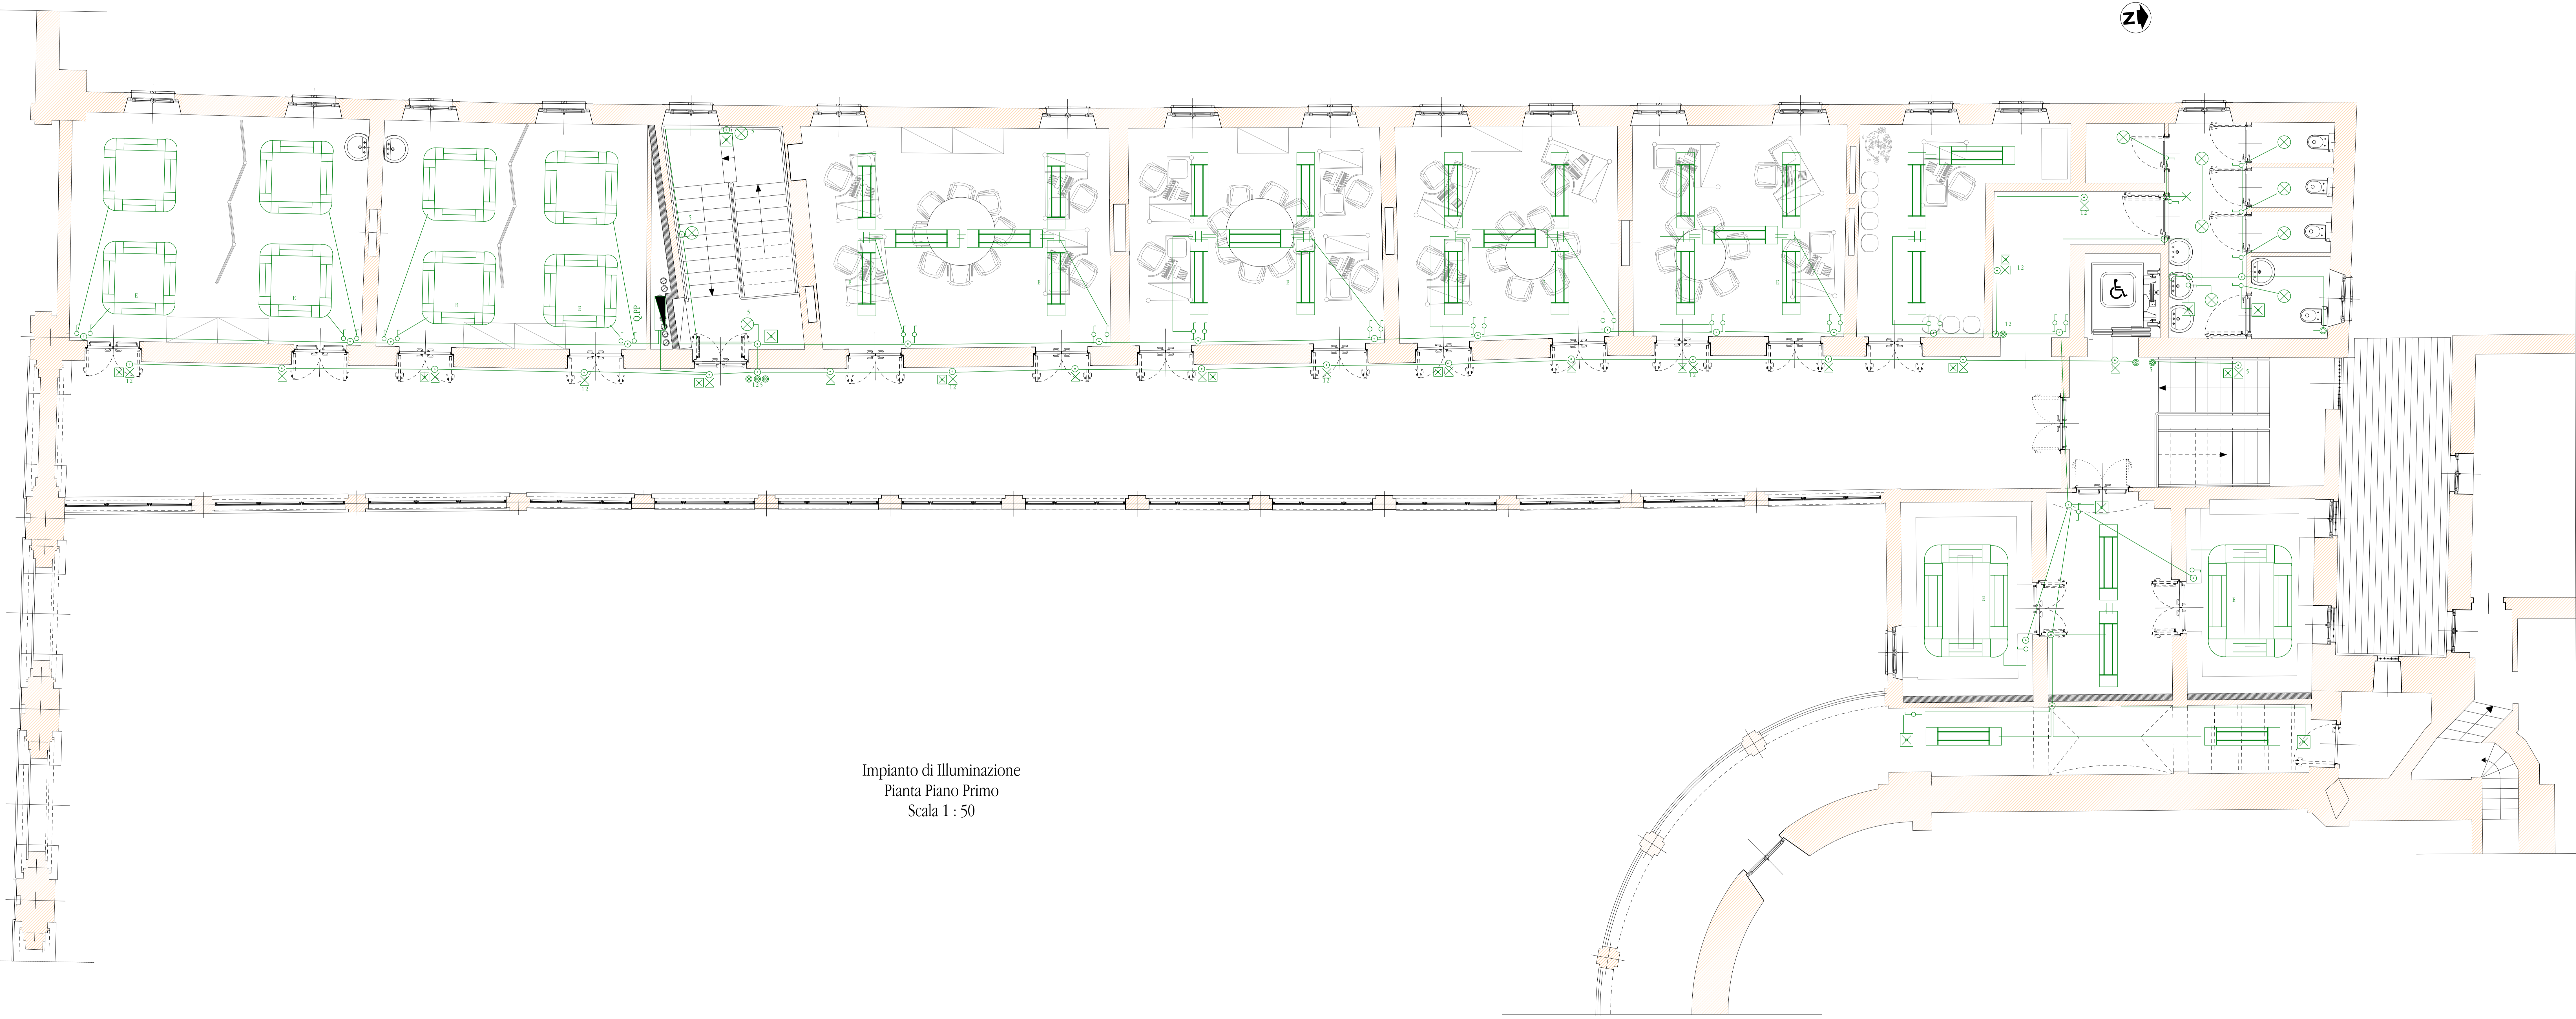

Impianto di Illuminazione  
 Pianta Piano Primo  
 Scala 1 : 50