


PLANIMETRIA GENERALE - INTERVENTI - SCALA 1:400

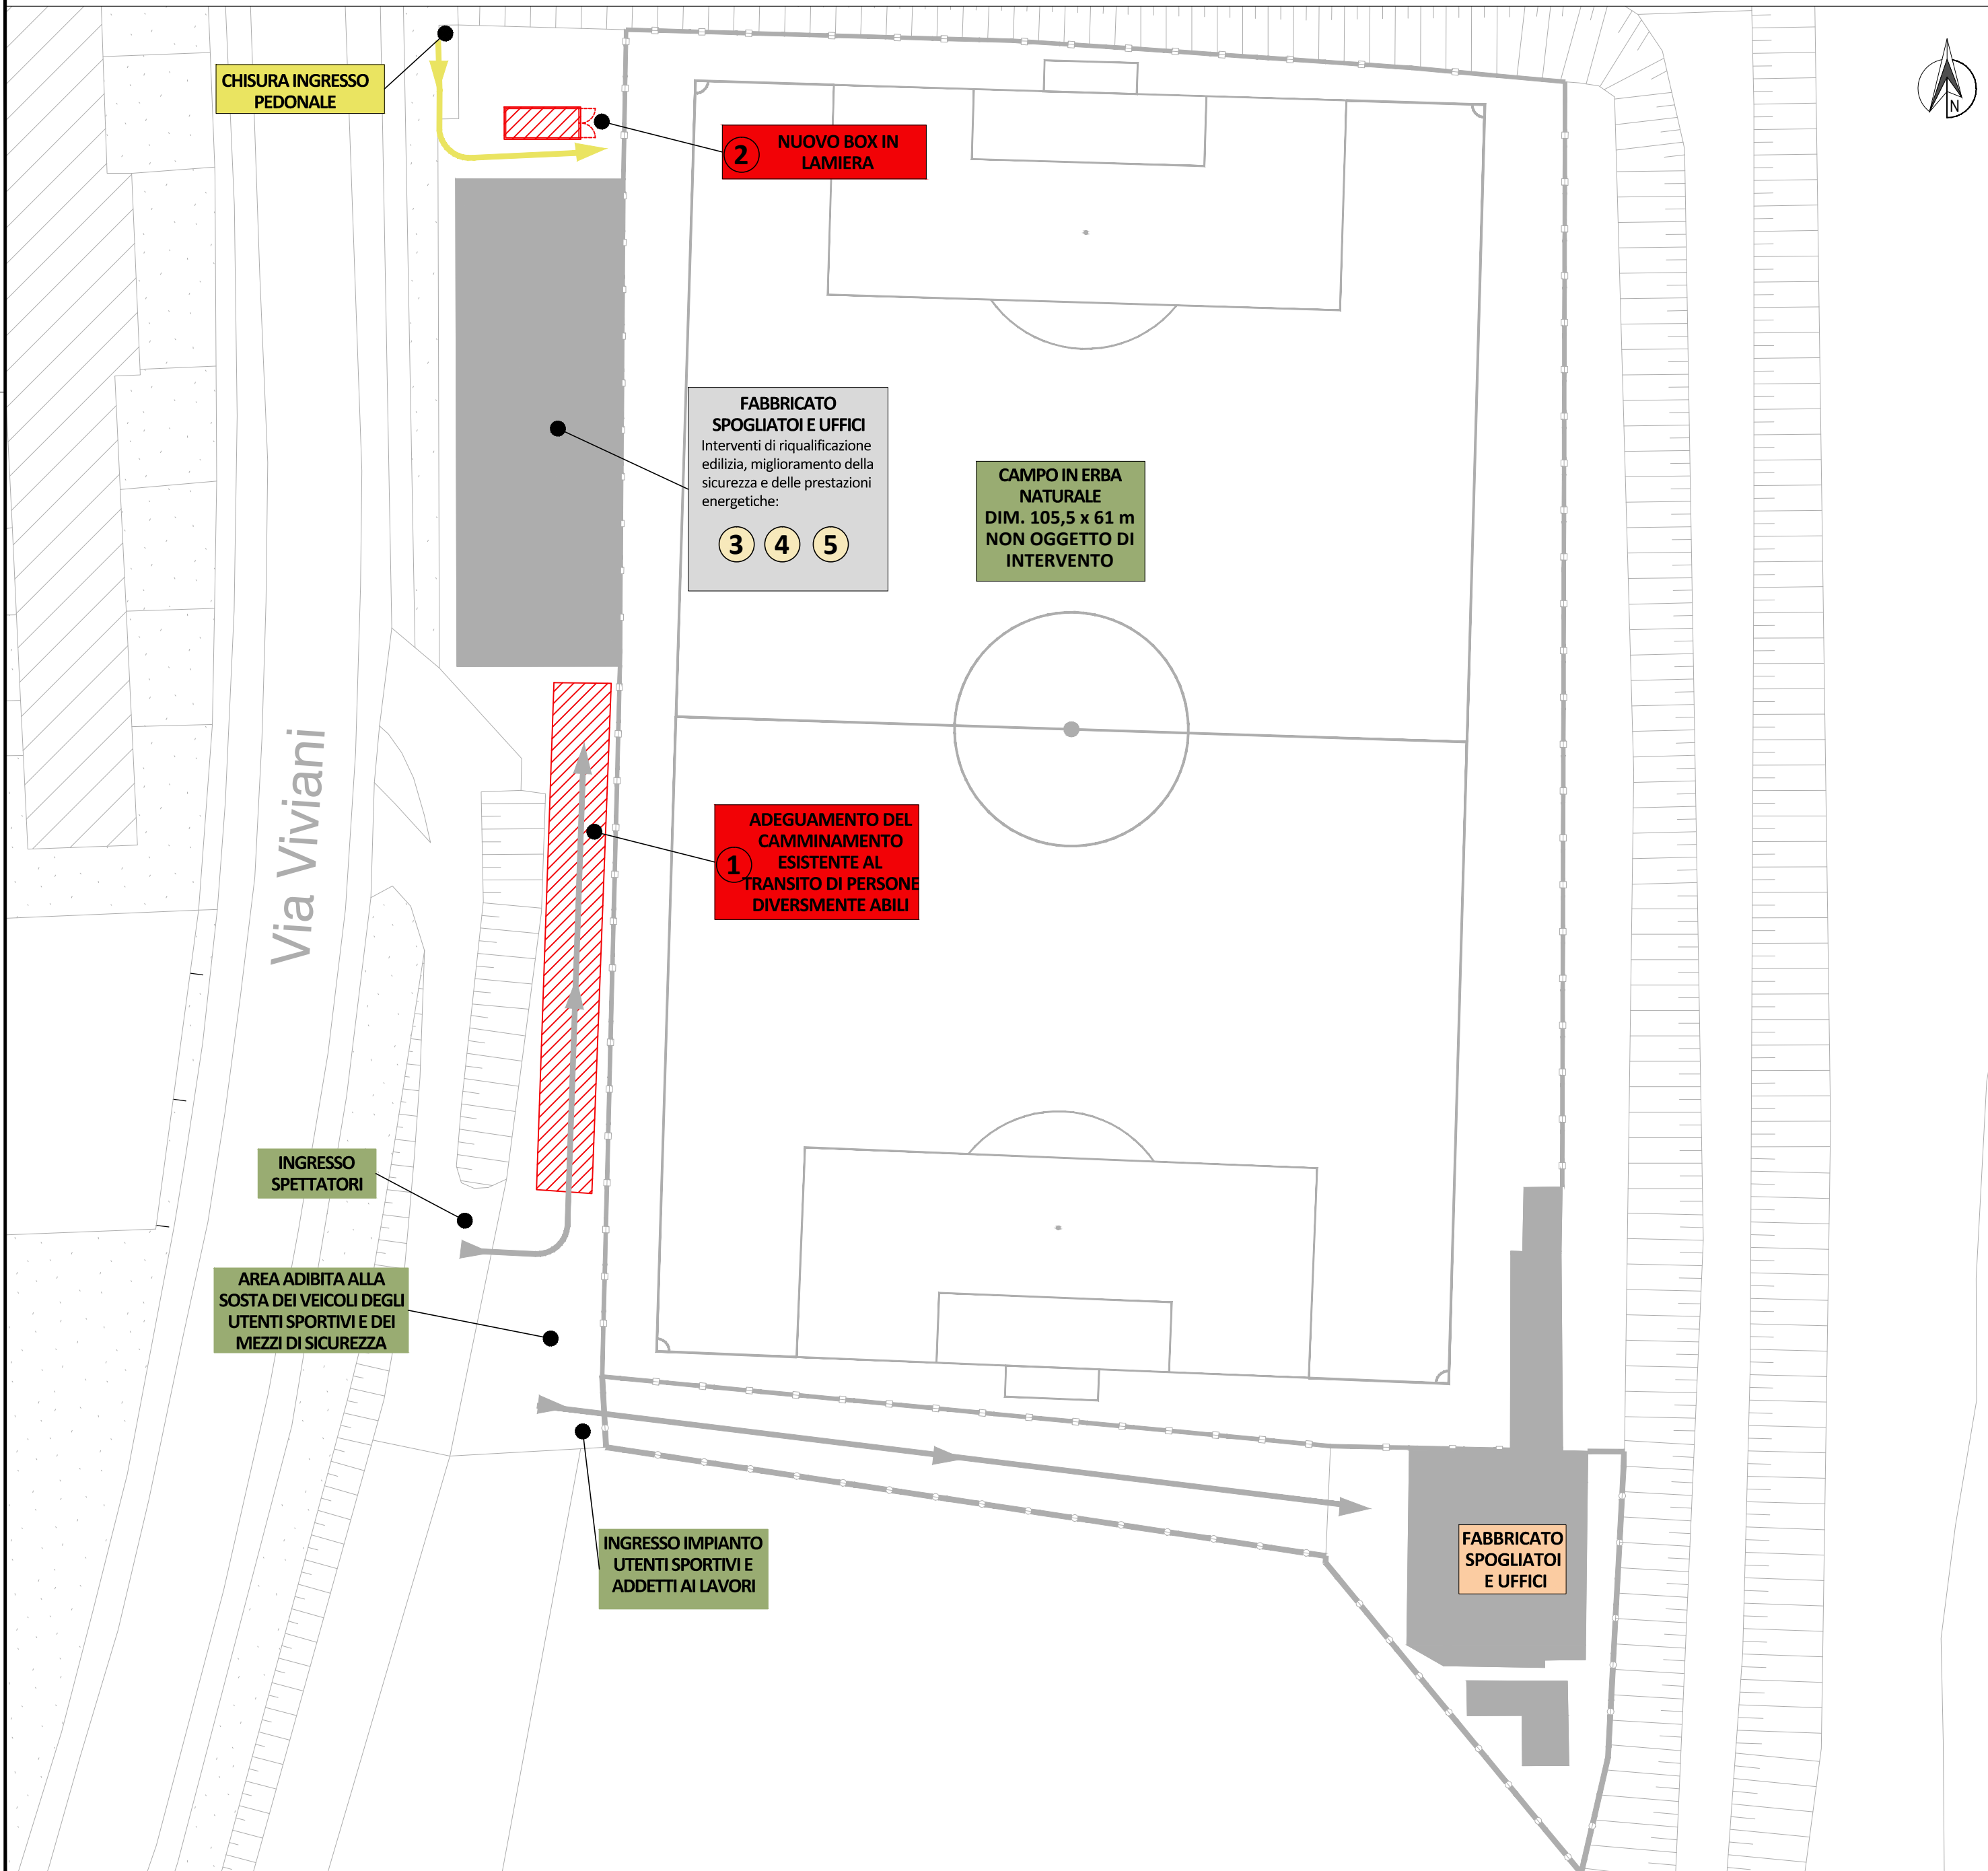

Impianto sportivo "Via Viviani"
- INTERVENTI IN PROGETTO -

INTERVENTI DI MIGLIORAMENTO FRUITIVO E ADEGUAMENTO

AGLI STANDARDS DI IMPIANTISTICA SPORTIVA

- 1 Realizzazione di percorso guidato/camminamento per il pubblico e per l'utenza disabili finalizzato a consentire l'accesso al fabbricato ed ai servizi.
- 2 Fornitura e installazione di un box in lamiera ad uso deposito attrezzature sportive.

INTERVENTI DI RIQUALIFICAZIONE EDILIZIA, MIGLIORAMENTO

DELLA SICUREZZA E DELLE PRESTAZIONI ENERGETICHE

- 3 Adeguamento dell'impianto elettrico alle norme di sicurezza da attuarsi attraverso i seguenti interventi: installazione di dispositivi di sicurezza per ottenere la selettività dell'impianto elettrico al fine di impedire il fuori servizio generale in caso di guasto alla singola utenza; installazione di dispositivi per la protezione dalle sovratensioni, sostituzione degli estrattori d'aria.
- 4 Miglioramento dell'illuminazione dell'area prospiciente il fabbricato spogliatoi con l'installazione di proiettori a led a basso consumo energetico.
- 5 Sostituzione dei rubinetti di erogazione dell'acqua sanitaria con nuovi temporizzati, finalizzati all'ottimizzazione dei consumi.



CITTA' DI VERCELLI

"SPORT MISSIONE COMUNE – BANDO 2017"

PROGETTO DEFINITIVO – OTTOBRE 2017



INIZIATIVA SPORT MISSIONE COMUNE – BANDO 2017

PROTOCOLLO D'INTESA

A.N.C.I. – ISTITUTO CREDITO SPORTIVO

Progetto unitario di adeguamenti di alcuni impianti sportivi cittadini



PROGETTO DEFINITIVO

INTERVENTO 4 – IMPIANTO SPORTIVO "VIA VIVIANI"

Raggruppamento Temporaneo di Professionisti

Capogruppo

Codice elaborato **I4-D-PL**



dott. ing.
Stefano
Pollero

Via F. BORGOGNA, 14 - 13100 VERCELLI

Tel./Fax (+39) 0161 257 307

C (+39) 339 5849560

pollerostefano@gmail.com

stefano.pollero2@ingpec.eu

Tavola n. 4.2

Planimetria generale impianto:
interventi in progetto

Mandanti

P.I. Ervis Gentilin

Via Libia, 23

13100 VERCELLI

Tel 0161 218753

piervisgentilin@virgilio.it

P.I. Luca Azzalin

Via Libia, 23

13100 VERCELLI

Tel 0161 218753

luca.azzalin@pec.eppi.it

OTTOBRE 2017

Rev

Rev

Rev

Rev