

REGIONE PIEMONTE - PROVINCIA DI VERCELLI - A.S.L. 11  
**COMUNE DI VERCELLI**  
 Recupero mediante restauro conservativo e ristrutturazioni della  
 "manica medioevale" collegante la Santa Chiara del Vittone e il  
 Convento delle Clarisse (ex IVA) dell'Ignazio Amedeo Galletti in Vercelli  
 Rielaborazione del progetto redatto nel 1988-89 con riferimento alle modificate situazioni  
 statiche e di degrado, a diverse destinazioni e in particolare all'adeguamento dello stesso  
 alla recente normativa (legge Merloni) circa i lavori pubblici. Incarico per la progettazione  
 definitiva, esecutiva, e coordinamento sicurezza del 29 ottobre 2001 (raccolta n. 158)  
 Novembre 2003




**PROGETTO ESECUTIVO - Progetto Impianto Elettrico**  
 Impianti di Illuminazione Piano Terreno

Scala 1:50 Tavola n° **2ie**

Luca Villani Architetto Via Governone n° 14 - 13100 Vercelli - Tel. 0161/215556-215150 - Fax 0161/215696 - e-mail: lvillan@tin.it  
 Collaboratori: Andrea Miglietta Architetto, Marco Indelicato, Omar Bedendi Interior Designer  
 Consulenti: Ing. Giancarlo Furio - Vercelli - Strutturazione e Consolidamenti Statici  
 Geom. Giancarlo Balbano - Casale Monferrato - Impianto Termico e Igienico Sanitario  
 P.L. Marco Leporati - Casale Monferrato - Impianto Elettrico  
 Geom. Giorgio Ferrari - Vercelli - Campi e Contabilità Lavori  
 Dott. Miriam Chiaia Ferrari - Vercelli - Pagine Storiche

SIMBOLOGIA IMPIANTO ELETTRICO	
	QUADRO ELETTRICO
	CONDUTTURA IN TUPO PAC FLESSIBILE SOTTOTRACCA
	CASSETTA DI DERIVAZIONE
	PUNTO LUCE A PARETE PER SPECCHIO
	PLAFONIERA PER LAMP INCANDESCENZA Max. 100W IP 44
	ARMATURA PER DUE TUBI FLUOR. DA 50W IP 40 DARK LIGHT
	ARMATURA PER DUE TUBI FLUOR. DA 18W IP 40 DARK LIGHT
	ARMATURA PER DUE TUBI FLUOR. DA 50W IP 65
	ARMATURA PER DUE TUBI FLUOR. CON MODULO DI EMERGENZA
	COMPLESSO DI EMERG. AUTONOMO 125W 1H IP 40
	CORPO ILLUM. A PARETE PER ILLUMIN. DIRETTA ED INDIRETTA
	FARETO DA INCASSO A PAVIMENTO
	PROIETTORE PER LAMP. ALO 300W CON VETRO COLORATO
	PROIETTORE A PARETE PER LAMP. ALO 300W
	FARETO PER LAMP. MICROICA 50W 12V
	INTERRUTTORE UNIPOLARE IN SCATOLA DA INCASSO
	DEVIAZIONE IN SCATOLA DA INCASSO
	PULSANTE LUMINOSO IN SCATOLA DA INCASSO
	PULSANTE A TRASTE
	SCONNERIA 12V
	REVIATORE FUGHE GAS

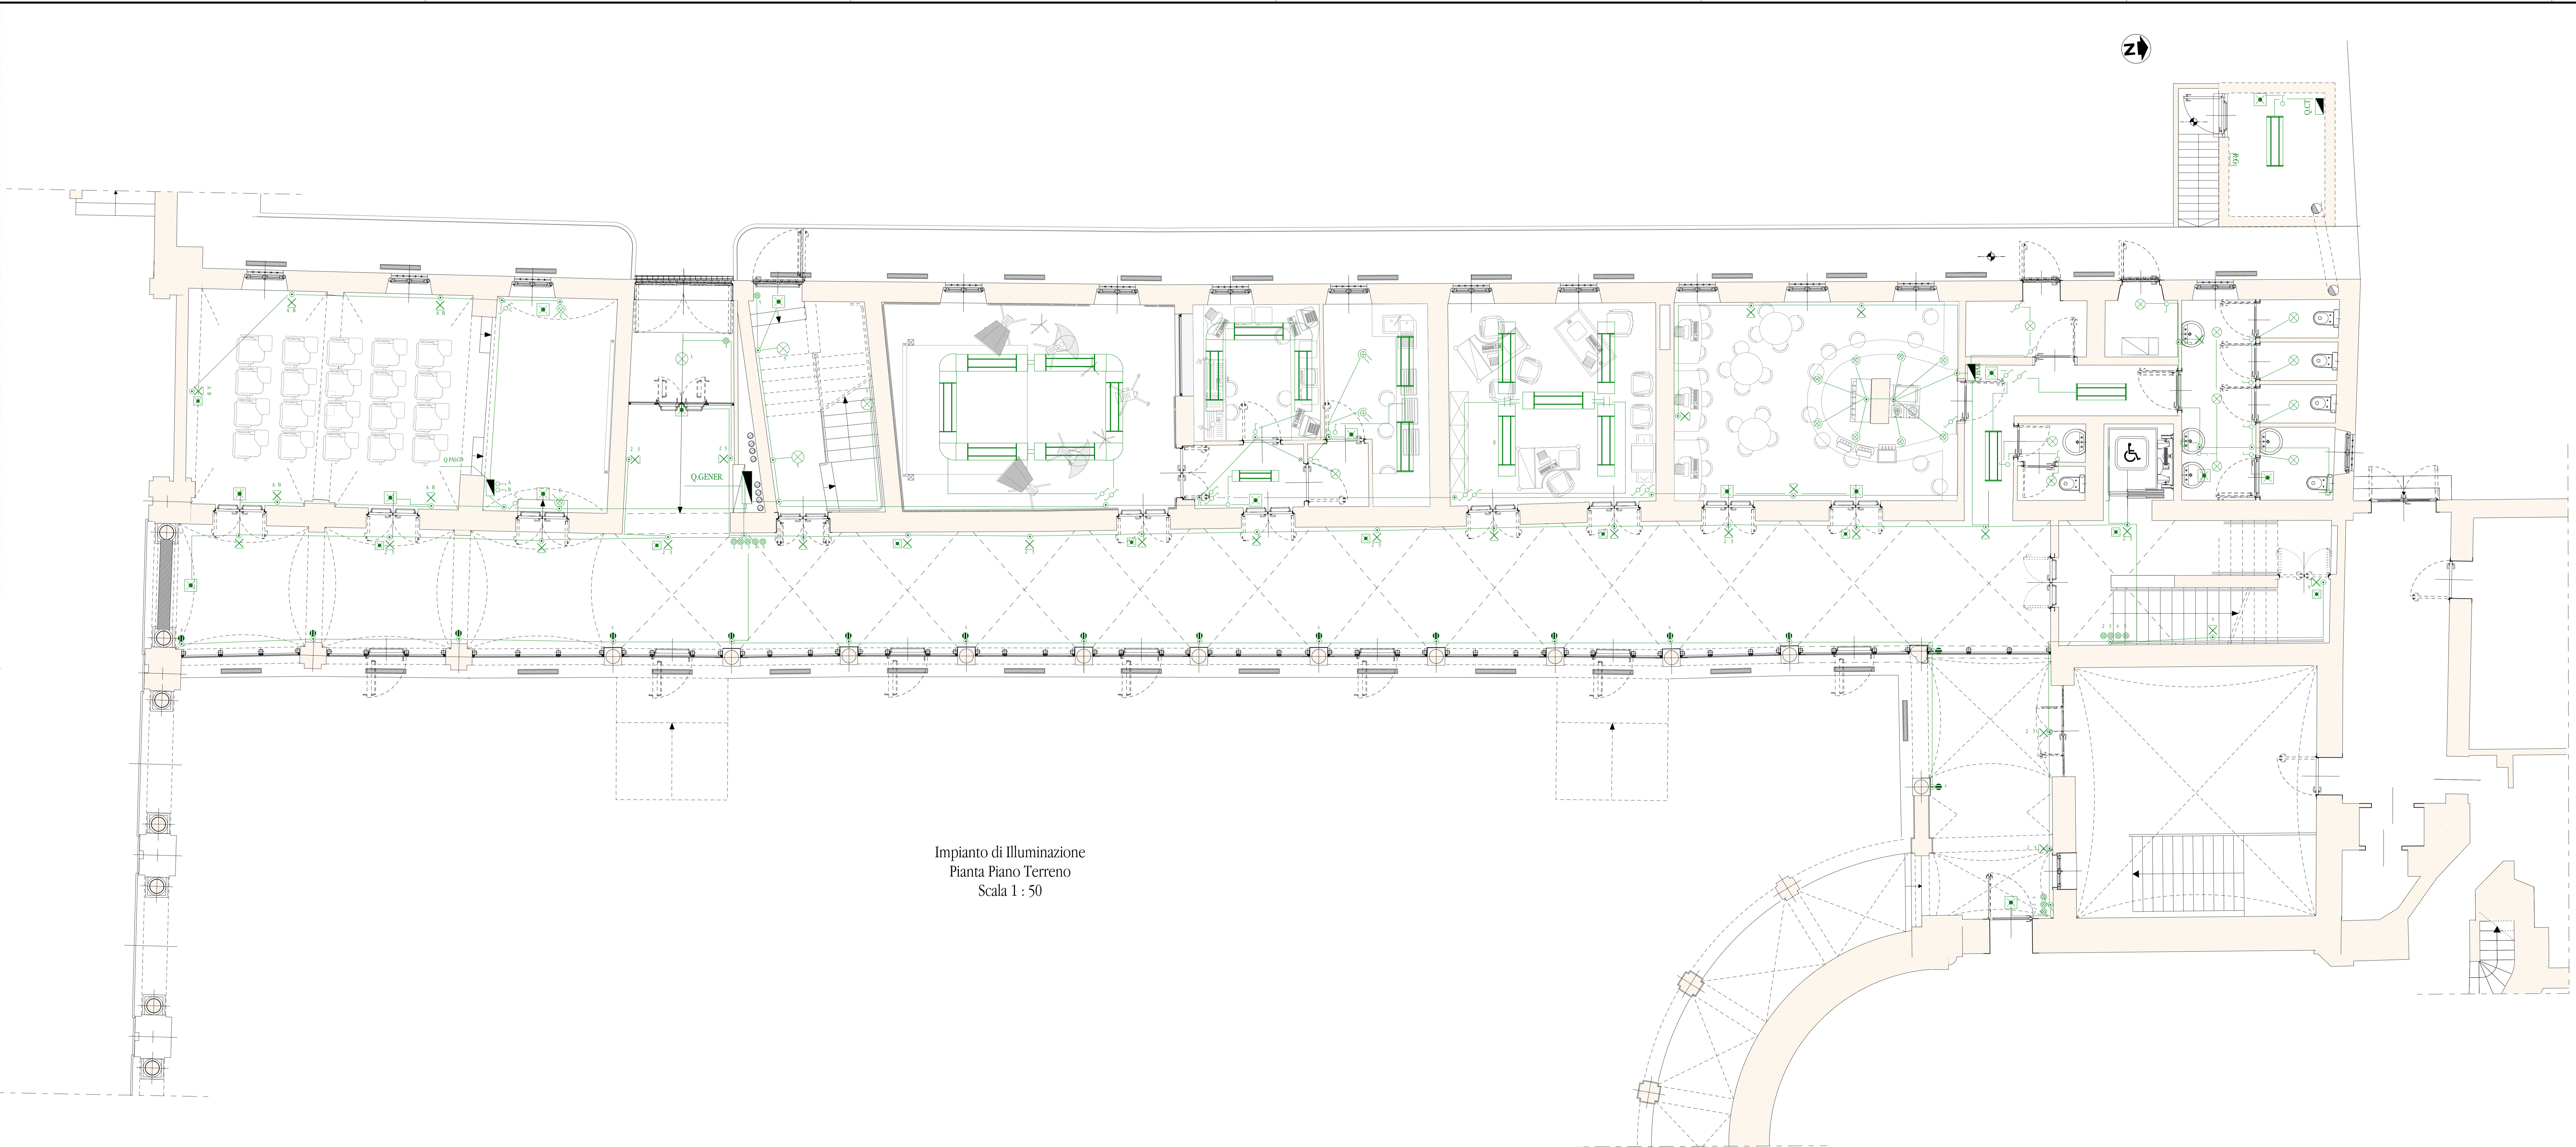

Impianto di Illuminazione  
 Pianta Piano Terreno  
 Scala 1 : 50